





VS Chrudim

Vodárenská společnost Chrudim, a.s.
Novoměstská 626
537 28 Chrudim

Medlešice Splašková kanalizace SO 01 - Stavební situace - část 1. Měřítko M 1:500

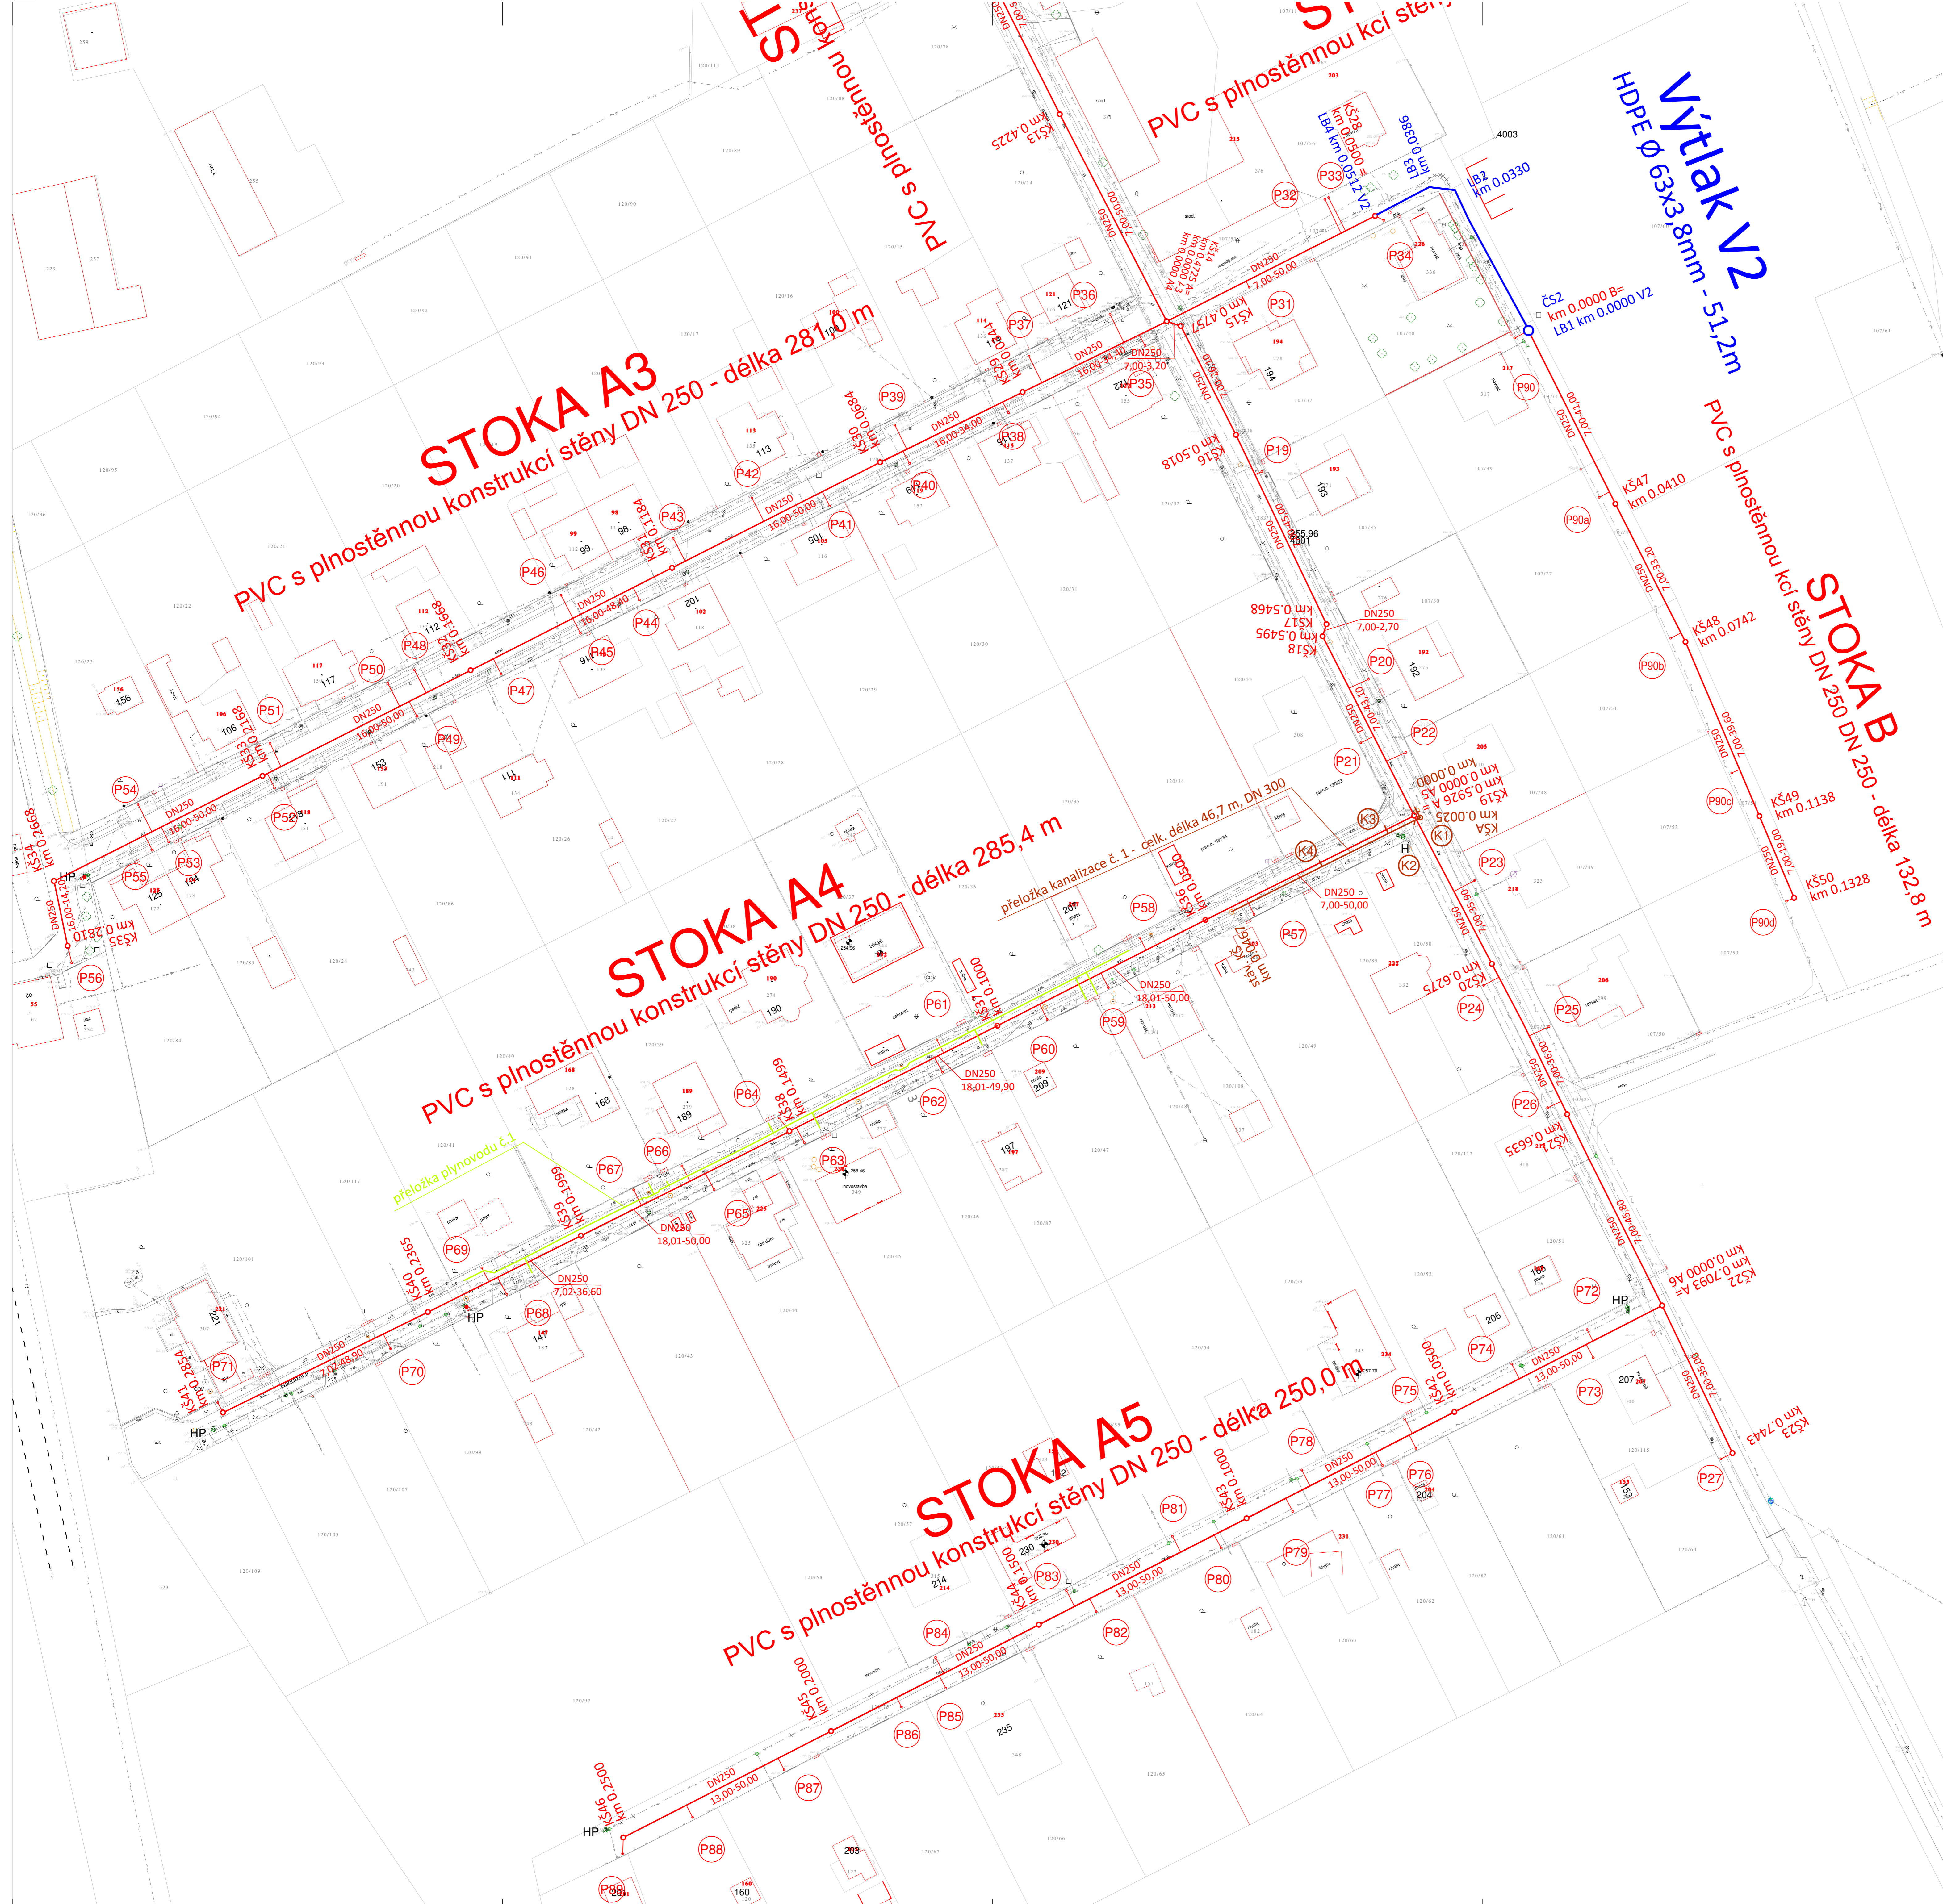

Klad listů:

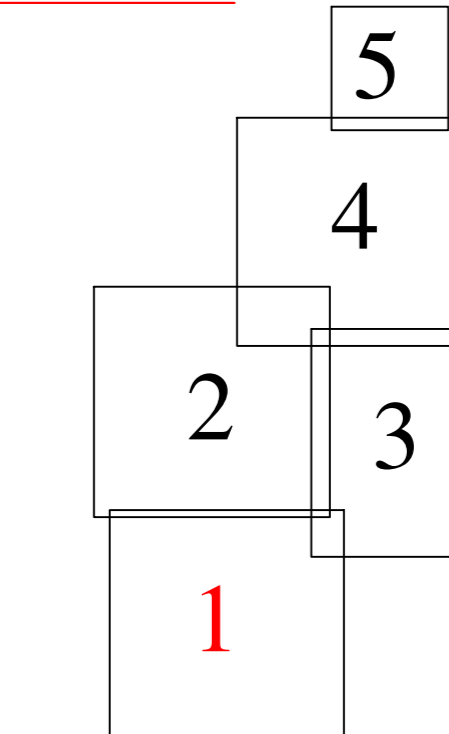

Legenda:

- Kanalizace**
- Trasa gravitační kanalizace
 - Trasa kanalizačního výtlaku
 - Kanalizační šachta
 - Profil kanalizace
 - sklon(%) - délka(m)
 - Staničení trasy gravitační kanalizace
 - Staničení trasy kanalizačního výtlaku
 - Čerpací stanice
 - Číslo kanalizační přípojky
- Ostatní inženýrské sítě**
- Stávající vodovod
 - Stávající kanalizace
 - NTL plynovod
 - STL plynovod
 - plyn. přípojky
 - Plynovod bez rozišení tlaku
 - Telekomunikační kabel místní
 - Telekomunikační kabel dálkový
 - Kabel el. napětí podzemní
 - Kabel el. napětí nadzemní 35 kV
 - Kabel el. vedení nadzemní 1kV
 - Kabel el. napětí nadzemní 110 kV

Poznámka:

Inženýrské sítě jsou zakresleny pouze orientačně. Dodavatel stavby je povinen před zahájením zemních prací zajistit jejich přesné výtčnění u jednotlivých správců sítí.
Výškový systém Balt po vyrovnání.

Vypracoval:			
Návrhová část:		VS Chrudim, a.s. Novoměstská 626, 537 28 Chrudim	
Odpovědný projektant:		Město státní Medlešice	
Kru: PARDUBICKÝ	O.č./M.č.: CHRUDIM	Město státní	Medlešice
Město: Město Chrudim	Datum: 08/2020	(Číslo zakázky):	DPS
Název akce:		Formát:	1:5 x A4
Název výkresu:		Měřítko:	1:500
SO 01 STAVEBNÍ SITUACE ČÁST 1.		Tisk výkresu:	01.1.2.1

